


LEGENDA:

- OPRAWA OŚWIETLENIOWA
- OPRAWA OŚWIETLENIOWA Z MODUŁEM AWARYJNYM
- CZUJNIK RUCHU (OŚWIETLENIE)
- APARAT ZMIERZCHOWY (OŚWIETLENIE)
- WŁĄCZNIK OŚWIETLENIA


<i>Przedsięwzięcie:</i>				
PROJEKT BUDOWLANY BUDOWY STACJI UZDATNIANIA WODY W M. NOWA RÓŻAKA, GM. KĘTRZYN				
<i>Inwestor:</i>				
Gmina Kętrzyn, ul. Tadeusza Kościuszki 2, 11-400 Kętrzyn				
<i>Nazwa załącznika:</i>				
Plan instalacji oświetlenia				
<i>Imię i Nazwisko</i>	<i>Specjalność</i>	<i>Nr uprawnień</i>	<i>Podpis</i>	<i>Nr zat.</i>
Projektował: Piotr Sokółowski	elektryczna	WKP/0261/PWOE/13		E2
Sprawdził: -	-	-	-	-
<i>Stadium dokumentacji:</i> P.B.		Skala 1 :50	<i>Data:</i> styczeń 2018 r.	

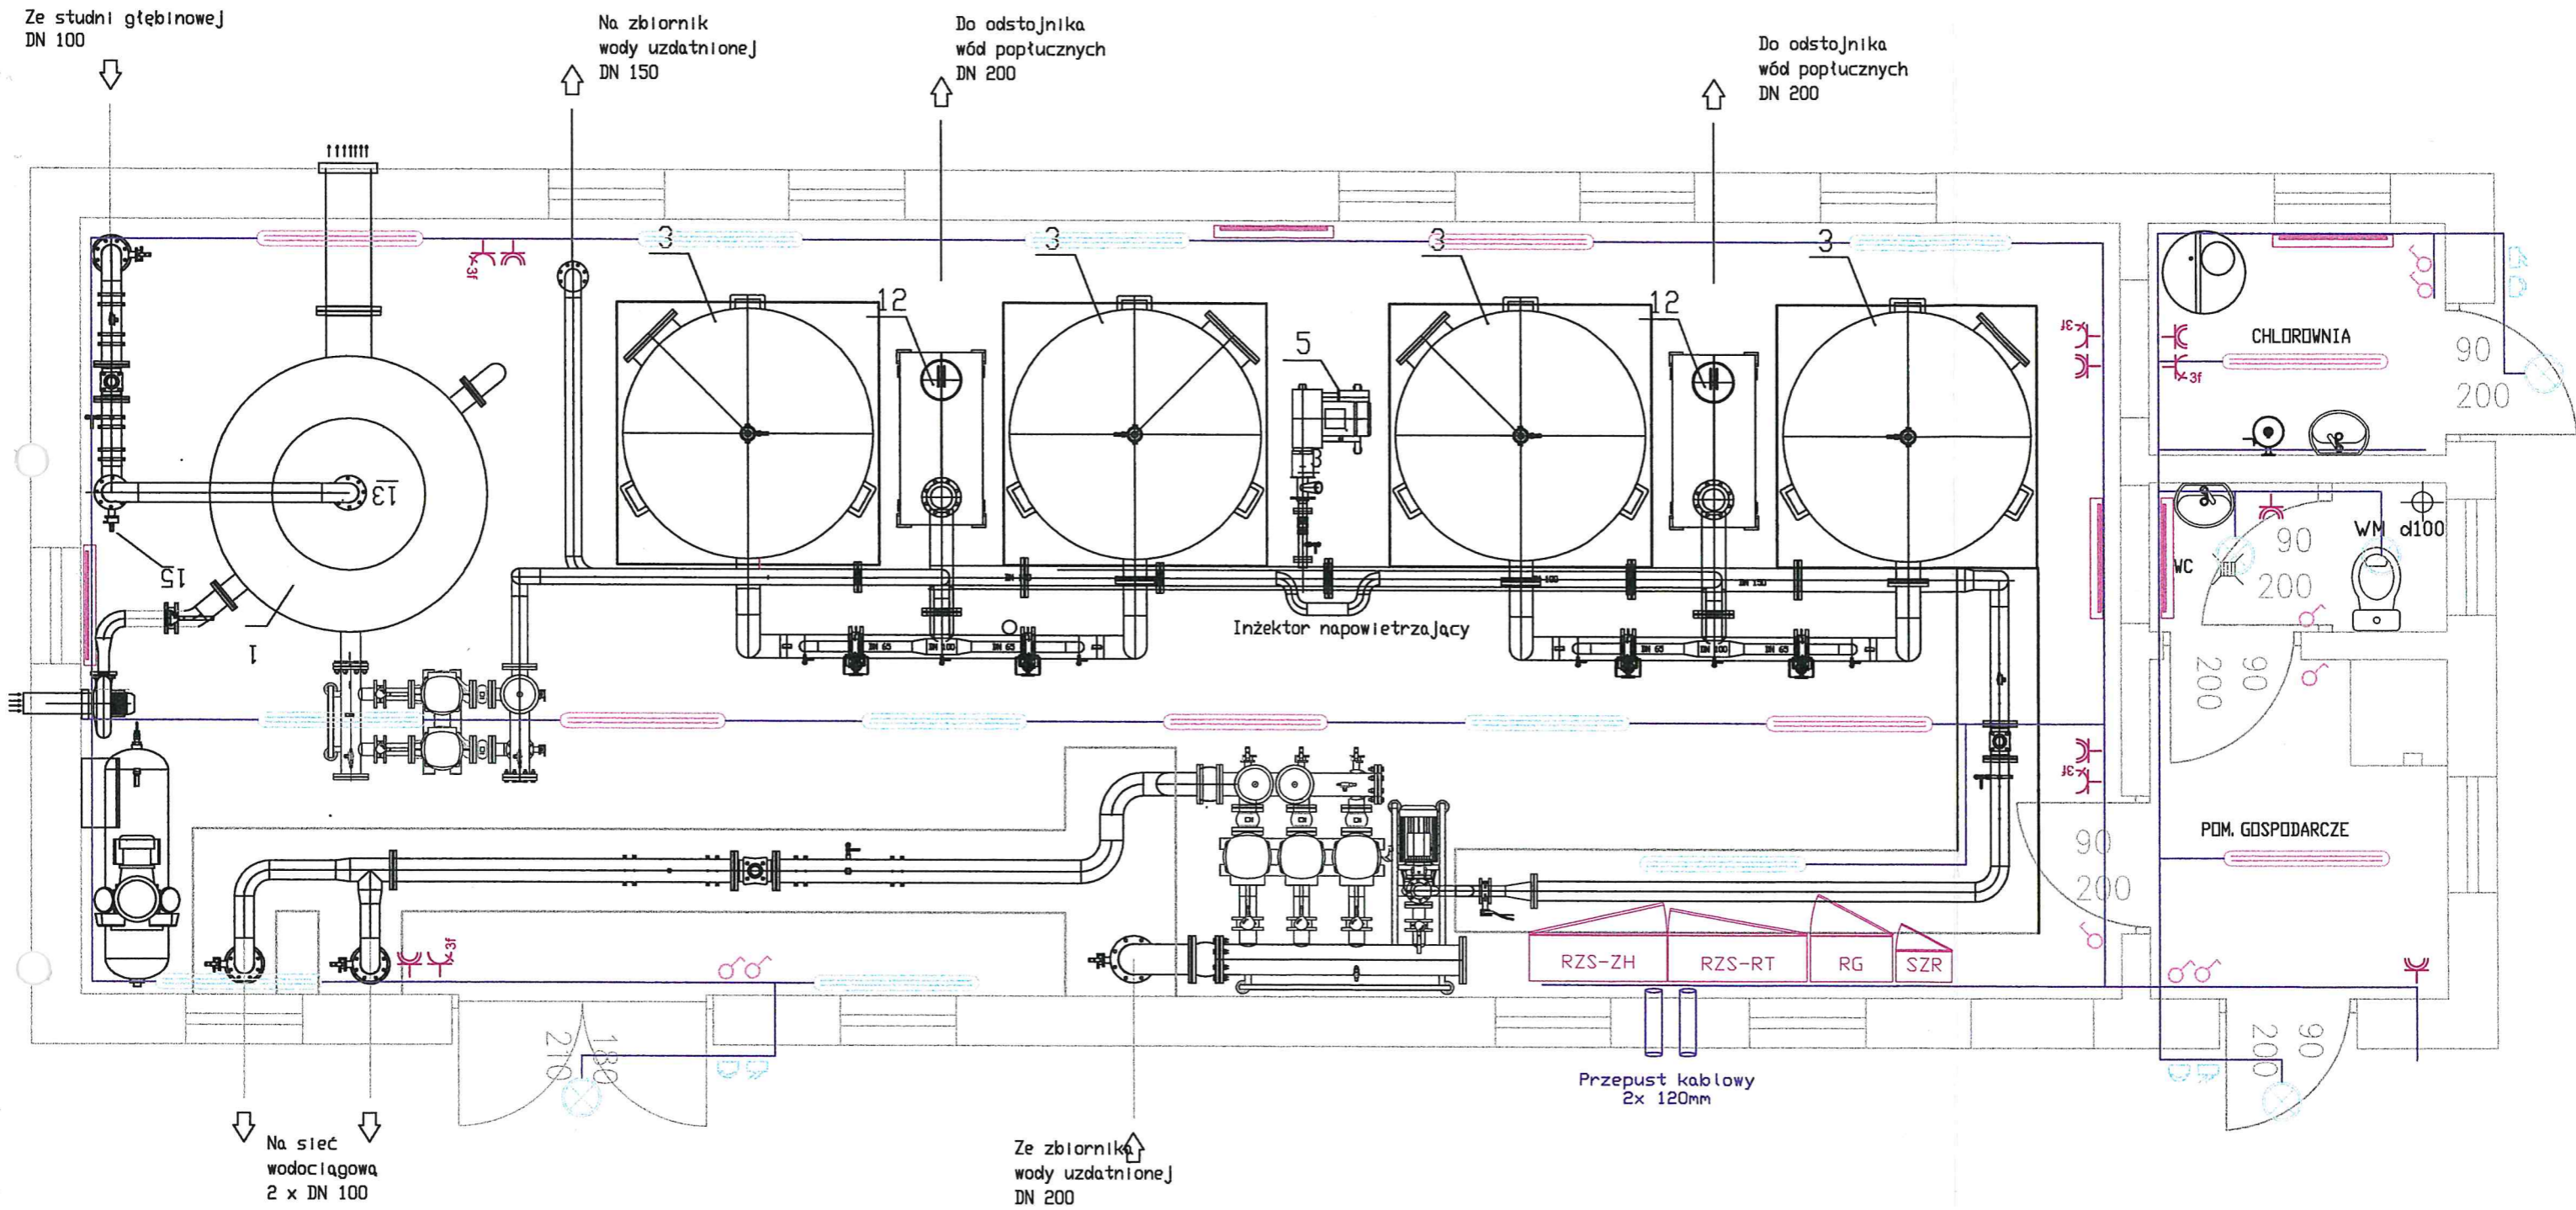



 


LEGENDA:

 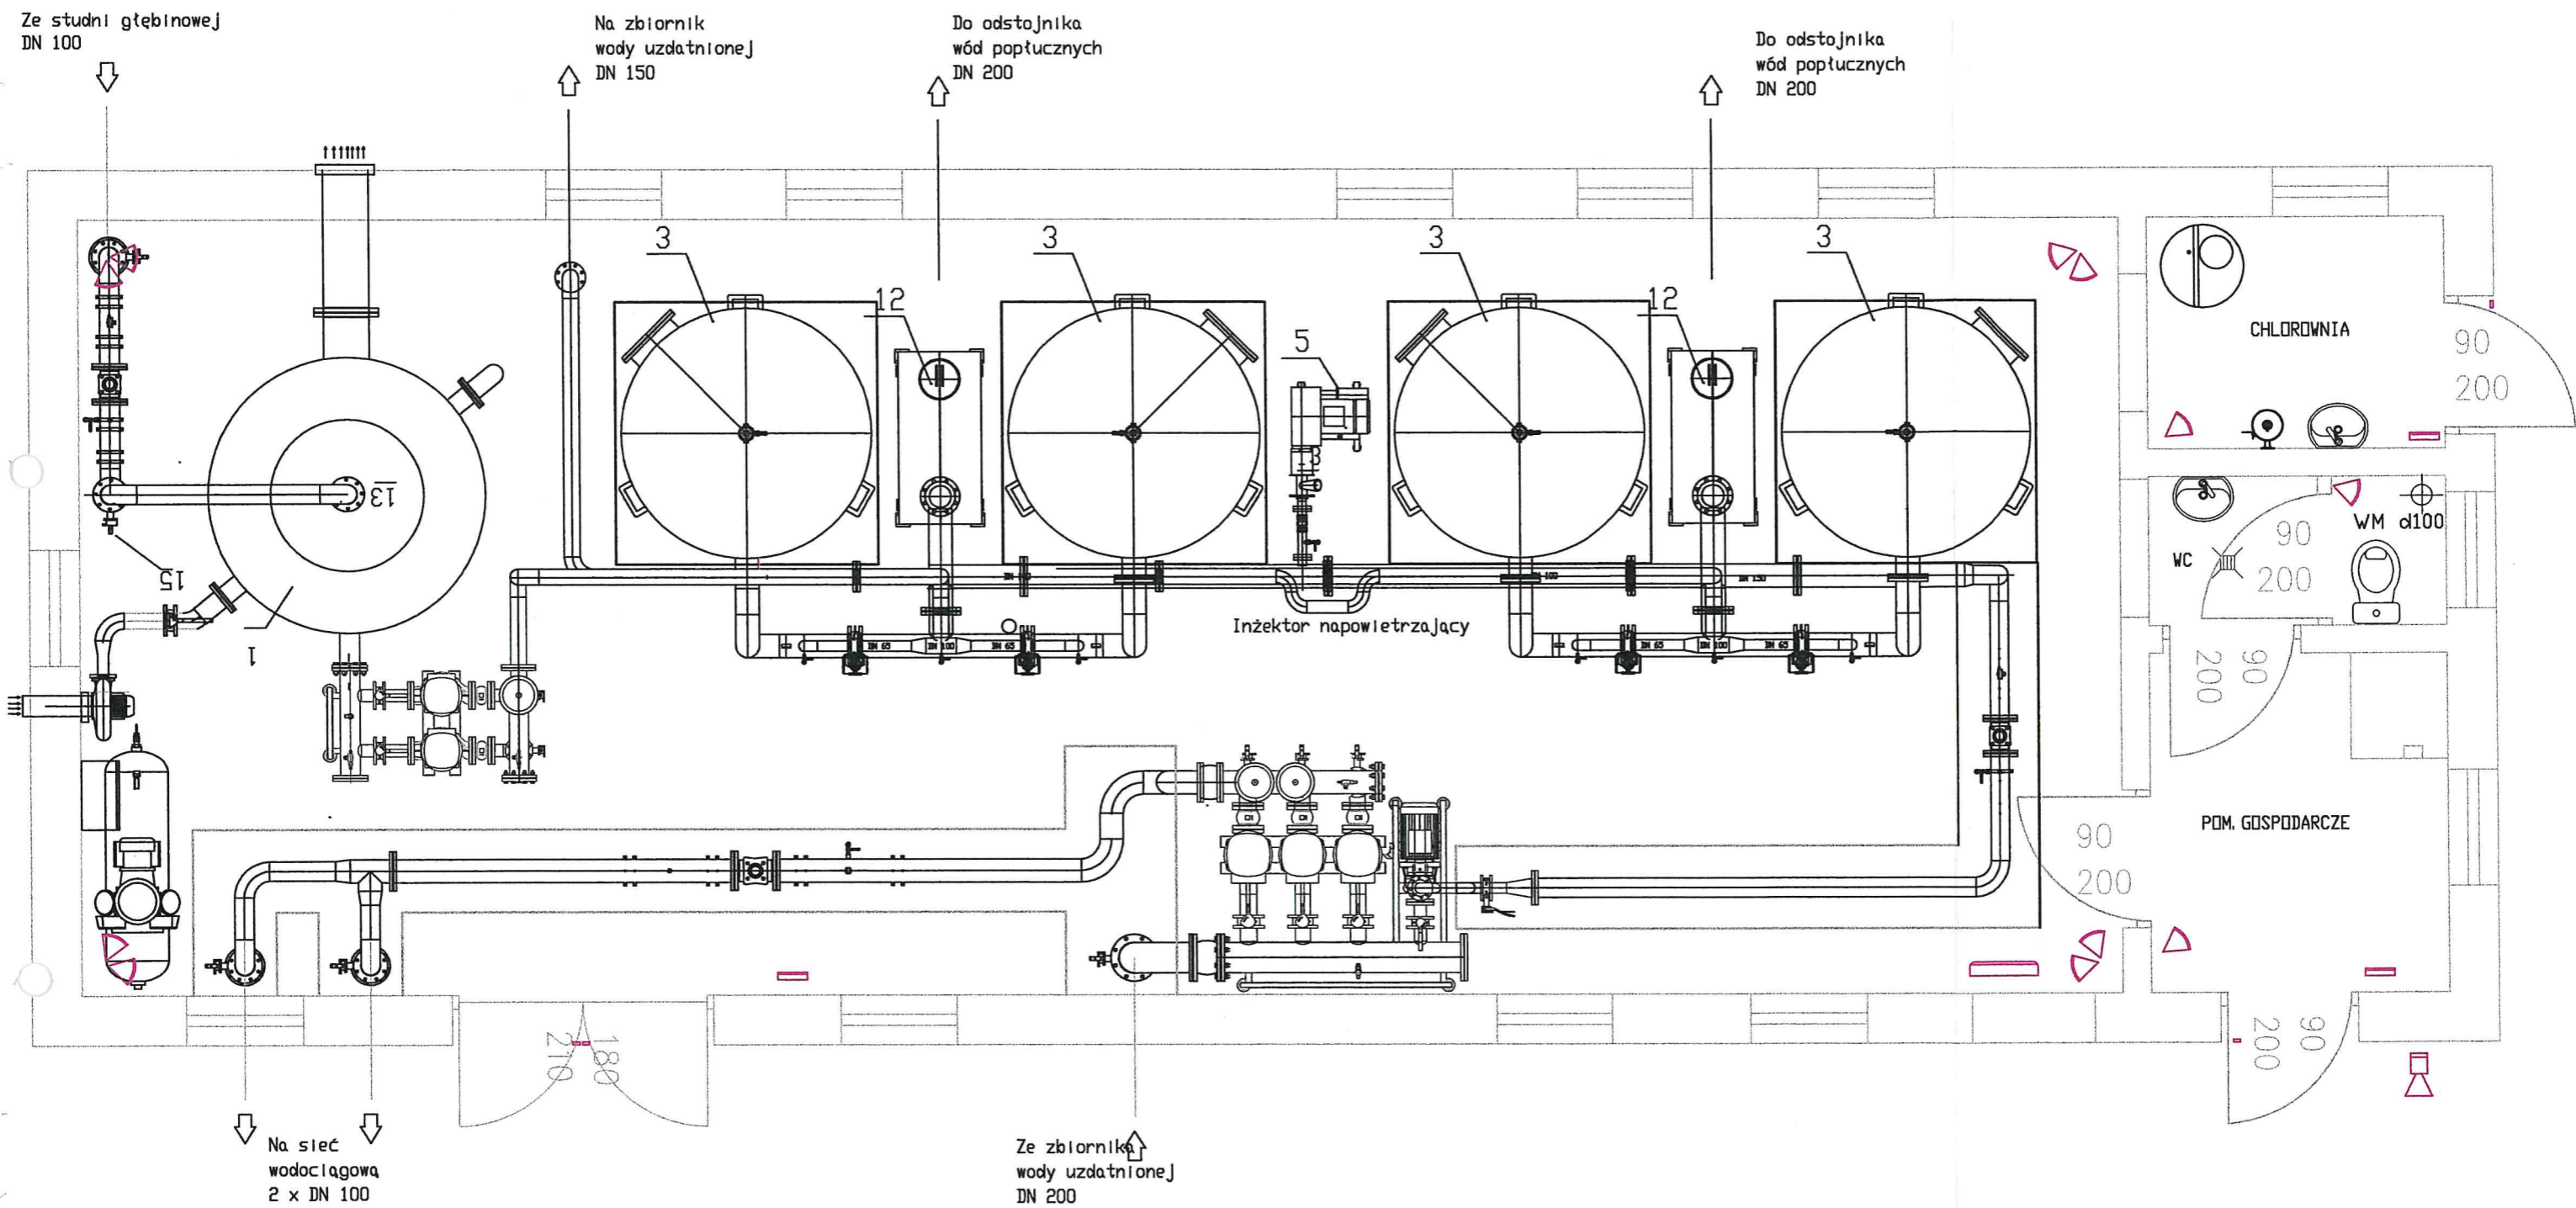
- GNIAZDO 230V HERMETYCZNE
- GNIAZDO 400V HERMETYCZNE Z ŁĄCZNIKIEM 0-1
- GRZEJNIK Z TERMOSTATEM
- TRASY KABLOWE

Przedsięwzięcie:				
PROJEKT BUDOWLANY BUDOWY STACJI UZDATNIANIA WODY W M. NOWA RÓŻAKA, GM. KĘTRZYN				
Inwestor:				
Gmina Kętrzyn, ul. Tadeusza Kościuszki 2, 11-400 Kętrzyn				
Nazwa załącznika:				
Plan instalacji elektrycznych wewnętrznych				
Imię i Nazwisko	Specjalność	Nr uprawnień	Podpis	Nr zał:
Projektował: Piotr Sokolowski	elektryczna	WKP/0261/PWOE/15		E3
Sprawdził: -	-	-	-	-
Stadium dokumentacji: P.B.			Data: styczeń 2018 r.	



LEGENDA:

-  MANIPULATOR LCD
-  SYGNALIZATOR OPTYCZNO - AKUSTYCZNY
-  CENTRALA ALARMOWA
-  CZUJNIK KONTAKTRONOWY
-  CZUJKA RUCHU PIR

Przedsięwzięcie:			
PROJEKT BUDOWLANY BUDOWY STACJI UZDATNIANIA WODY W M. NOWA RÓŻAKA, GM. KĘTRZYN			
Inwestor:			
Gmina Kętrzyn, ul. Tadeusza Kościuszki 2, 11-400 Kętrzyn			
Nazwa załącznika:			
Plan instalacji SSWiN			
Imię i Nazwisko	Specjalność	Nr uprawnień	Podpis
Projektował: Piotr Sokółowski	elektryczna	WKP/0261/PWOE/13	
Sprawdził: -	-	-	E5
Stadium dokumentacji: P.B.		Data: styczeń 2018 r.	